






POŁĄCZENIE Z DROGĄ  
WOJEWÓDZKĄ OBJĘTE  
ODRĘBNYM OPRACOWANIEM

POŁĄCZENIE Z DROGĄ  
KRAJOWĄ OBJĘTE  
ODRĘBNYM OPRACOWANIEM

 <p>Projektowanie, Nadzór, Wykonawstwo Małcej Rybarczyk 77-100 Bydów, ul. Burszyniewa 14</p>		<p>Przebudowa drogi powiatowej nr 1767G Borzy Tuchom - Tuchomie</p>	
<p><b>PLAN ORIENTACYJNY</b></p>			
<p>projektant: mgr inż. Małcej Rybarczyk upr. bud. do proj. bez ograniczeń w specj. drog. nr POM/014/01P/000005</p>	<p>skala: <b>1:25 000</b></p>	<p>nr 99s: <b>1.0</b></p>	<p>listopad 2015r.</p>
<p>mgr inż. Marek Michalejo upr. bud. do proj. bez ograniczeń w specj. drog. nr POM/026/01P/000010</p>	<p></p>	<p></p>	<p></p>

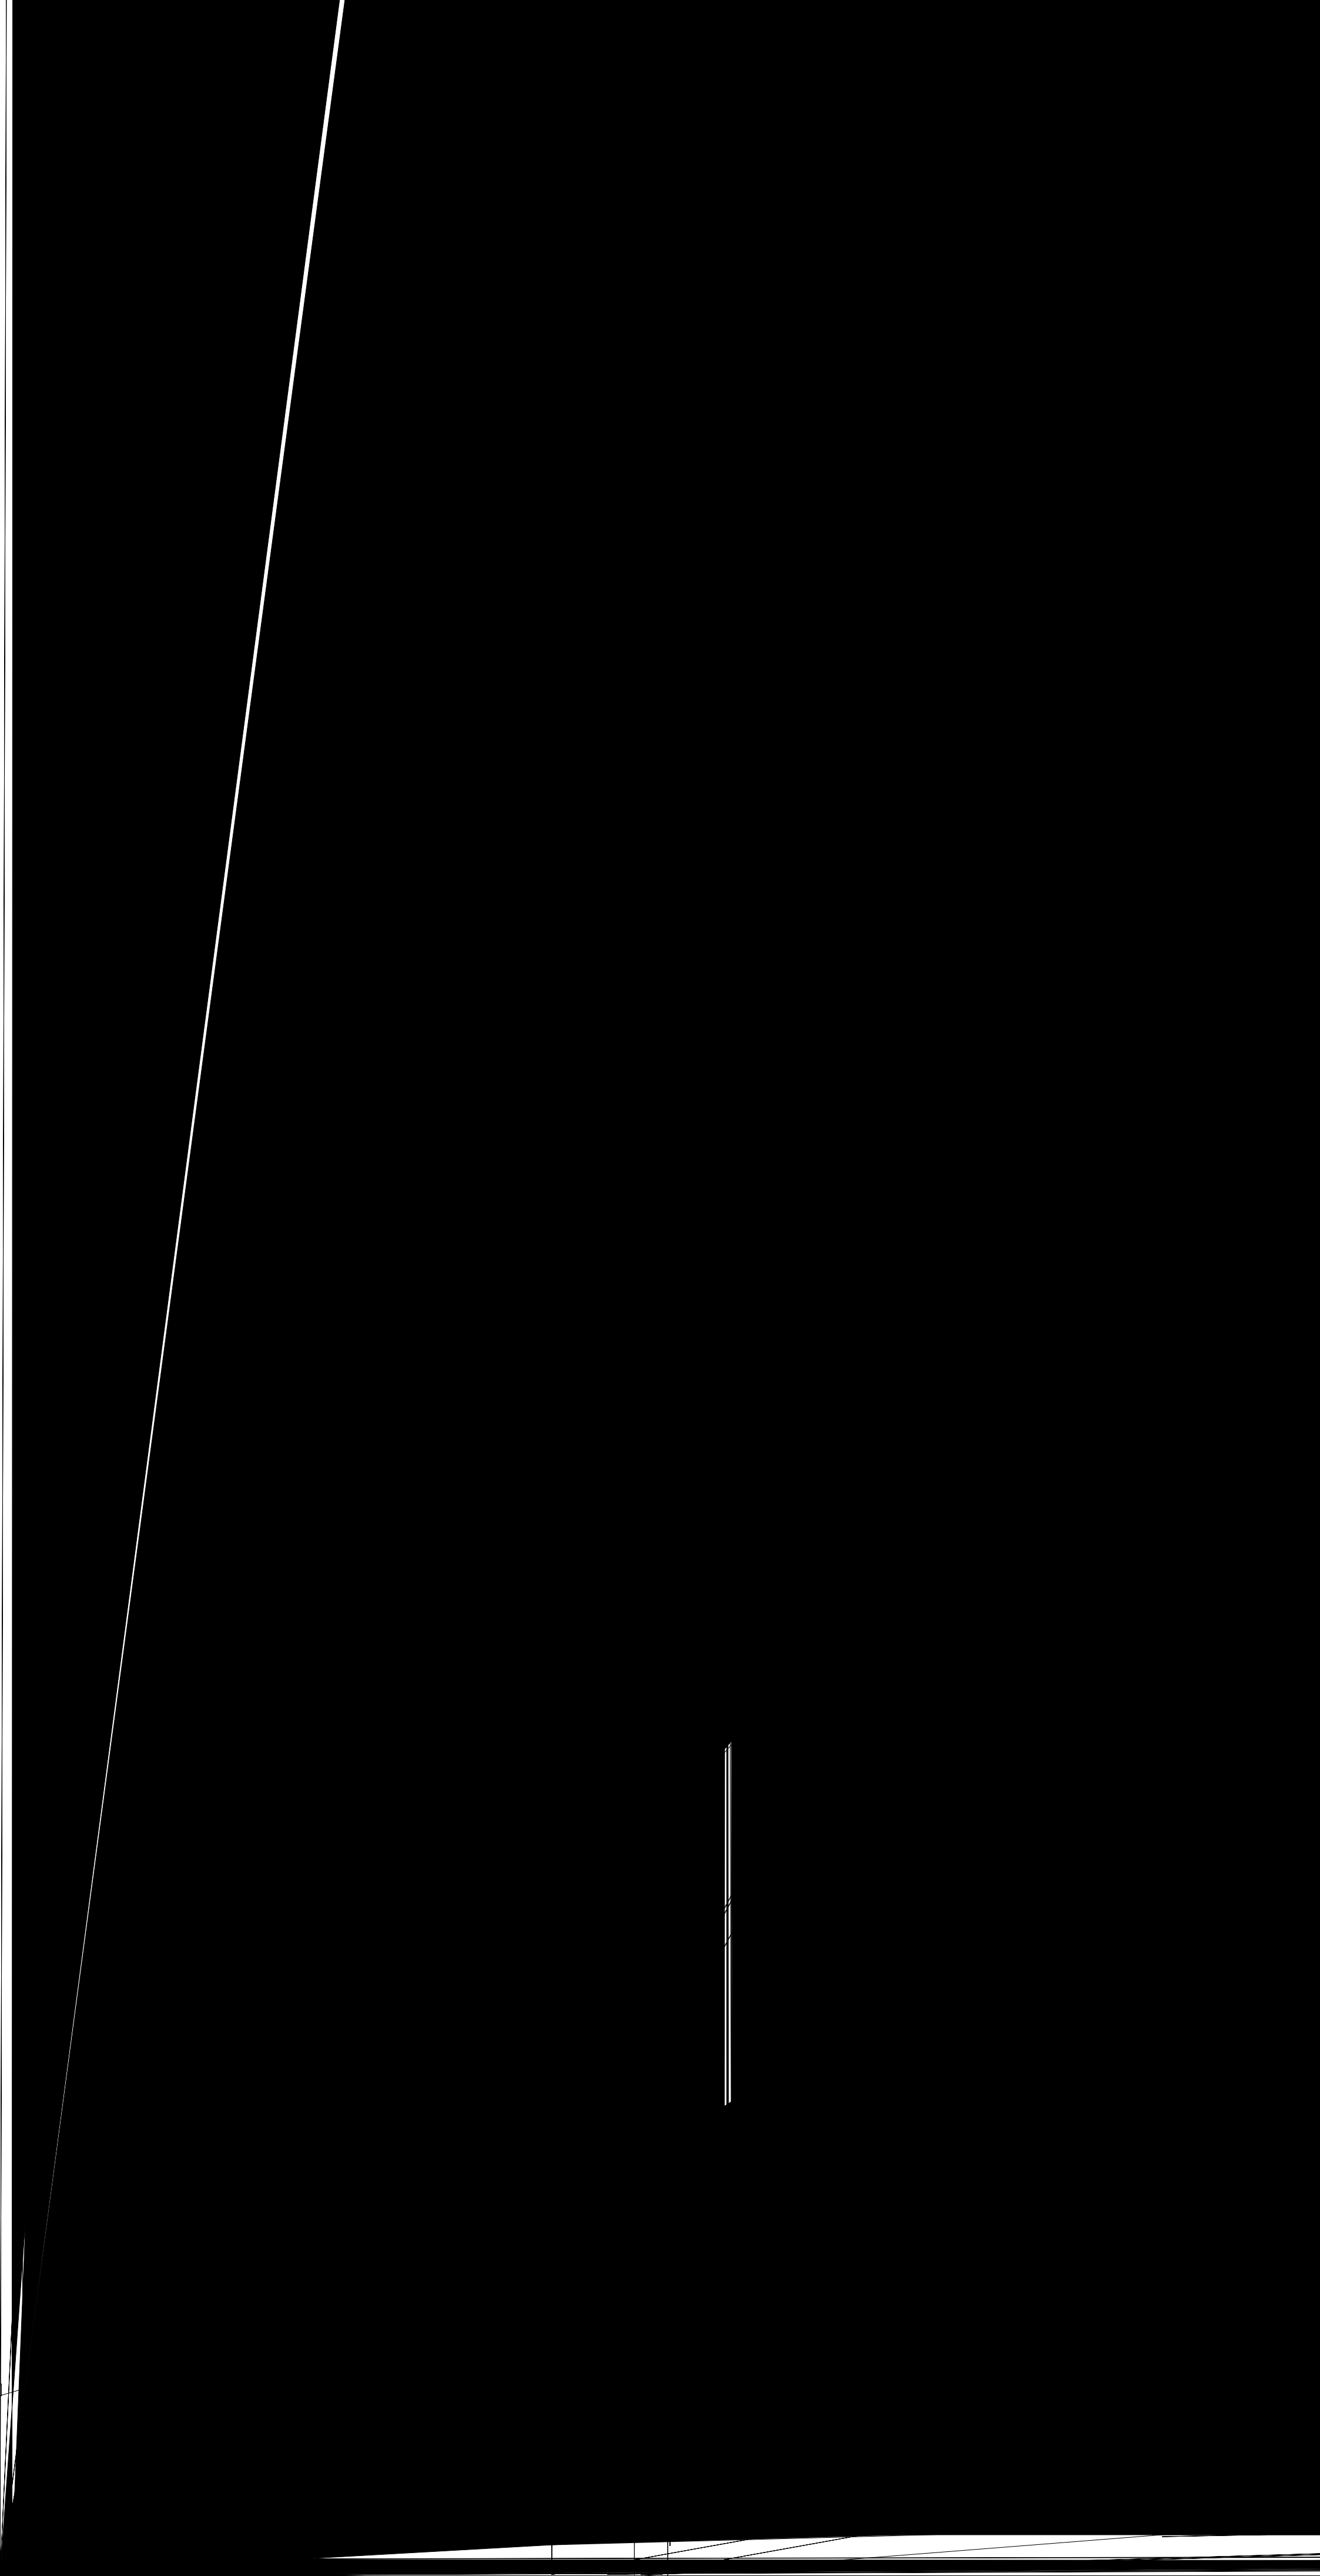

PROJEKT ZAGOSPODAROWANIA TERENU

RY. 2.22  
Skala 1:500

Projekt został wykonany na kopii elektronicznej mapy do celów projektowych  
przynajmniej do zasobu geodezyjnego i kartograficznego prowadzonego przez  
Stację Bydgoską, pod nr P.2201.2015.1759 w dniu 28.10.2015 r.

LEGENDA:

BRANŻA DROGOWA

- jezdnia bitumiczna
- chodniki z kostki betonowej
- zjazdy, parkingi z kostki betonowej
- zjazdy z kostki betonowej
- zjazdy z kostki keramicznej
- obrzeża betonowe
- krawężnik wysięgły
- krawężnik najazdowy 15x22
- opornik 12x25
- ściek przykrawężnikowy z kostki
- krawęże drogi
- krawęże pobocza
- tereny niebezpieczne dla realizacji inwestycji drogowej
- projektowane skłapy
- rozdzielna isłajująca chodnika
- rozdzielna isłajująca murku
- rozdzielca isłajująca jezdnii
- wycinka drzew

BRANŻA ELEKTRYCZNA

- projektowane linie
- projektowane słupy
- projektowane ramy osłonowe
- projektowane słupy
- projektowane lampy oświetlenia

BRANŻA SANITARNIA

- projektowane kanalizacje deszczowe
- proj. wpuszczenia przyłączony do kanalizacji deszczowej

BRANŻA TELETECHNICZNA

- proj. studnia kanalizacji deszczowej
- przebiegię kanałochy teletechnicznej


**PRZEBUDOWA DRUGI POWIATOWEJ nr 1767G Borzytuchom - Tuchomie**  
**HR** Projektowanie, Nadzór, Wykonawstwo Maciej Rybaczuk  
77-100 Bydów, ul. Burzysłowna 14

PLAN ZAGOSPODAROWANIA TERENU

Projektant - branża drogowa	mgr inż. Marek Rybaczuk	Podpis
Projektant - branża elektryczna	mgr inż. Maciej Michajliko	Podpis
Projektant - branża sanitarna	mgr inż. Karol Mizga	Podpis
Projektant - branża teletechniczna	mgr inż. Bartosz Dębski	Podpis
Projektant - branża inżynierska	mgr inż. Jan Urban	Podpis
Projektant - branża inżynierska	mgr inż. Janusz Wiśniewski	Podpis
Projektant - branża inżynierska	mgr inż. Tomasz Szymanski	Podpis
Data	11/2015	Skala
	1:500	Nr rysunku
		2.22

W81	
E	6456666.27
N	5998974.35
a	43°48'30.84"
R	55.00
L	27.75    42.00
A	39.07    48.06
H	0.58    1.33
Xs	13.85    20.90
t	14°27'14.9921°52'35.65"
x	27.57    41.39
y	2.32    5.29
tg	37.27    42.47
Ko	7.18
Kc	76.93

W82	
E	6456627.66
N	5998780.65
a	29°40'33.71"
R	200.00
T	52.98
K	103.59

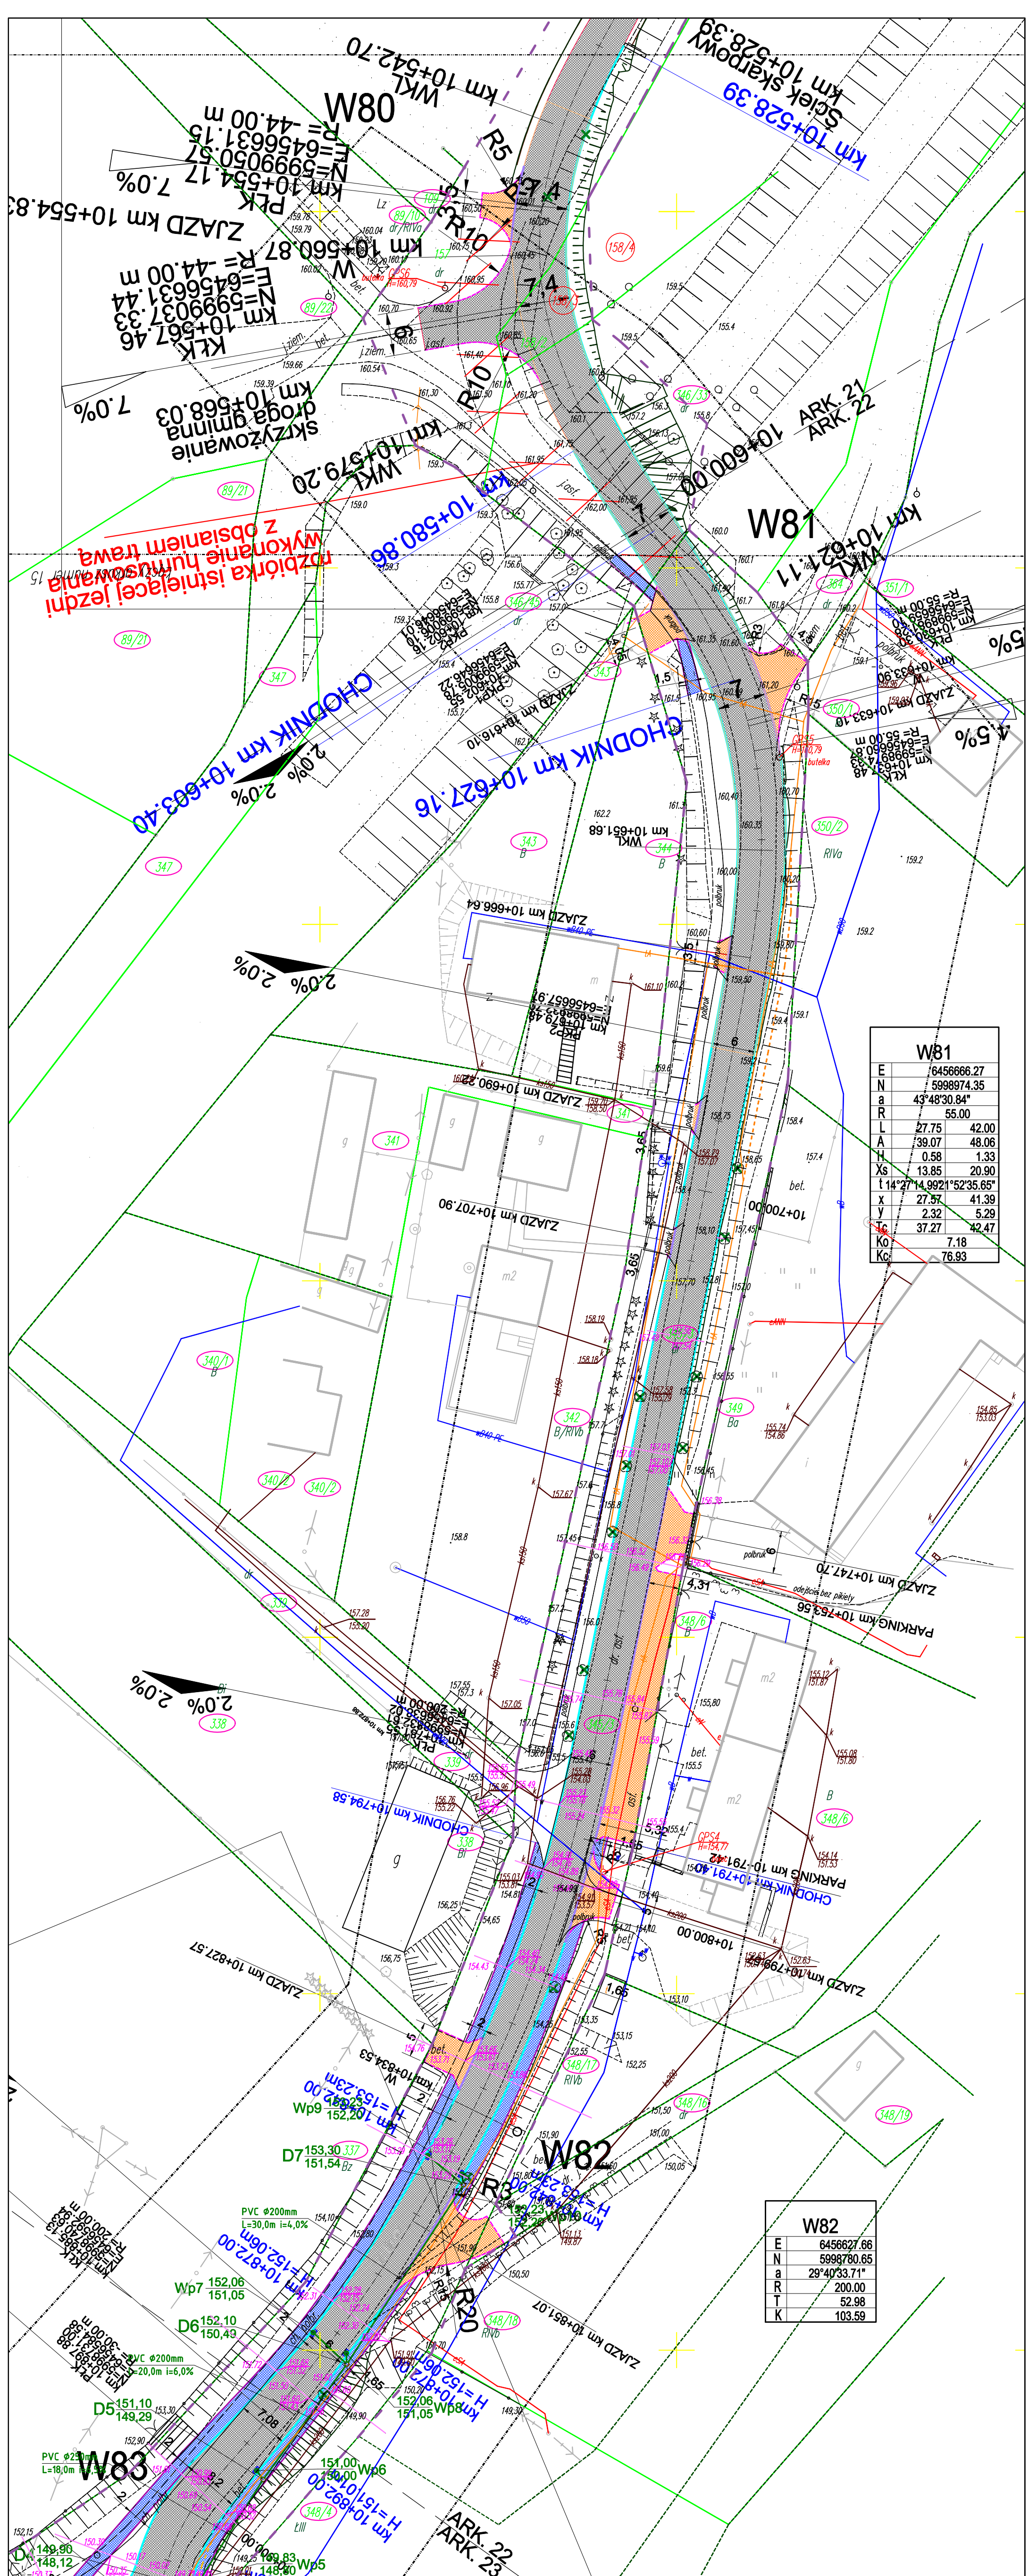


rozbiórka istniejącej jezdnii z obstaniem trawą

skrzyżowanie z obrotami 7.0%

skrzyżowanie z obrotami 7.0%

skrzyżowanie z obrotami 7.0%

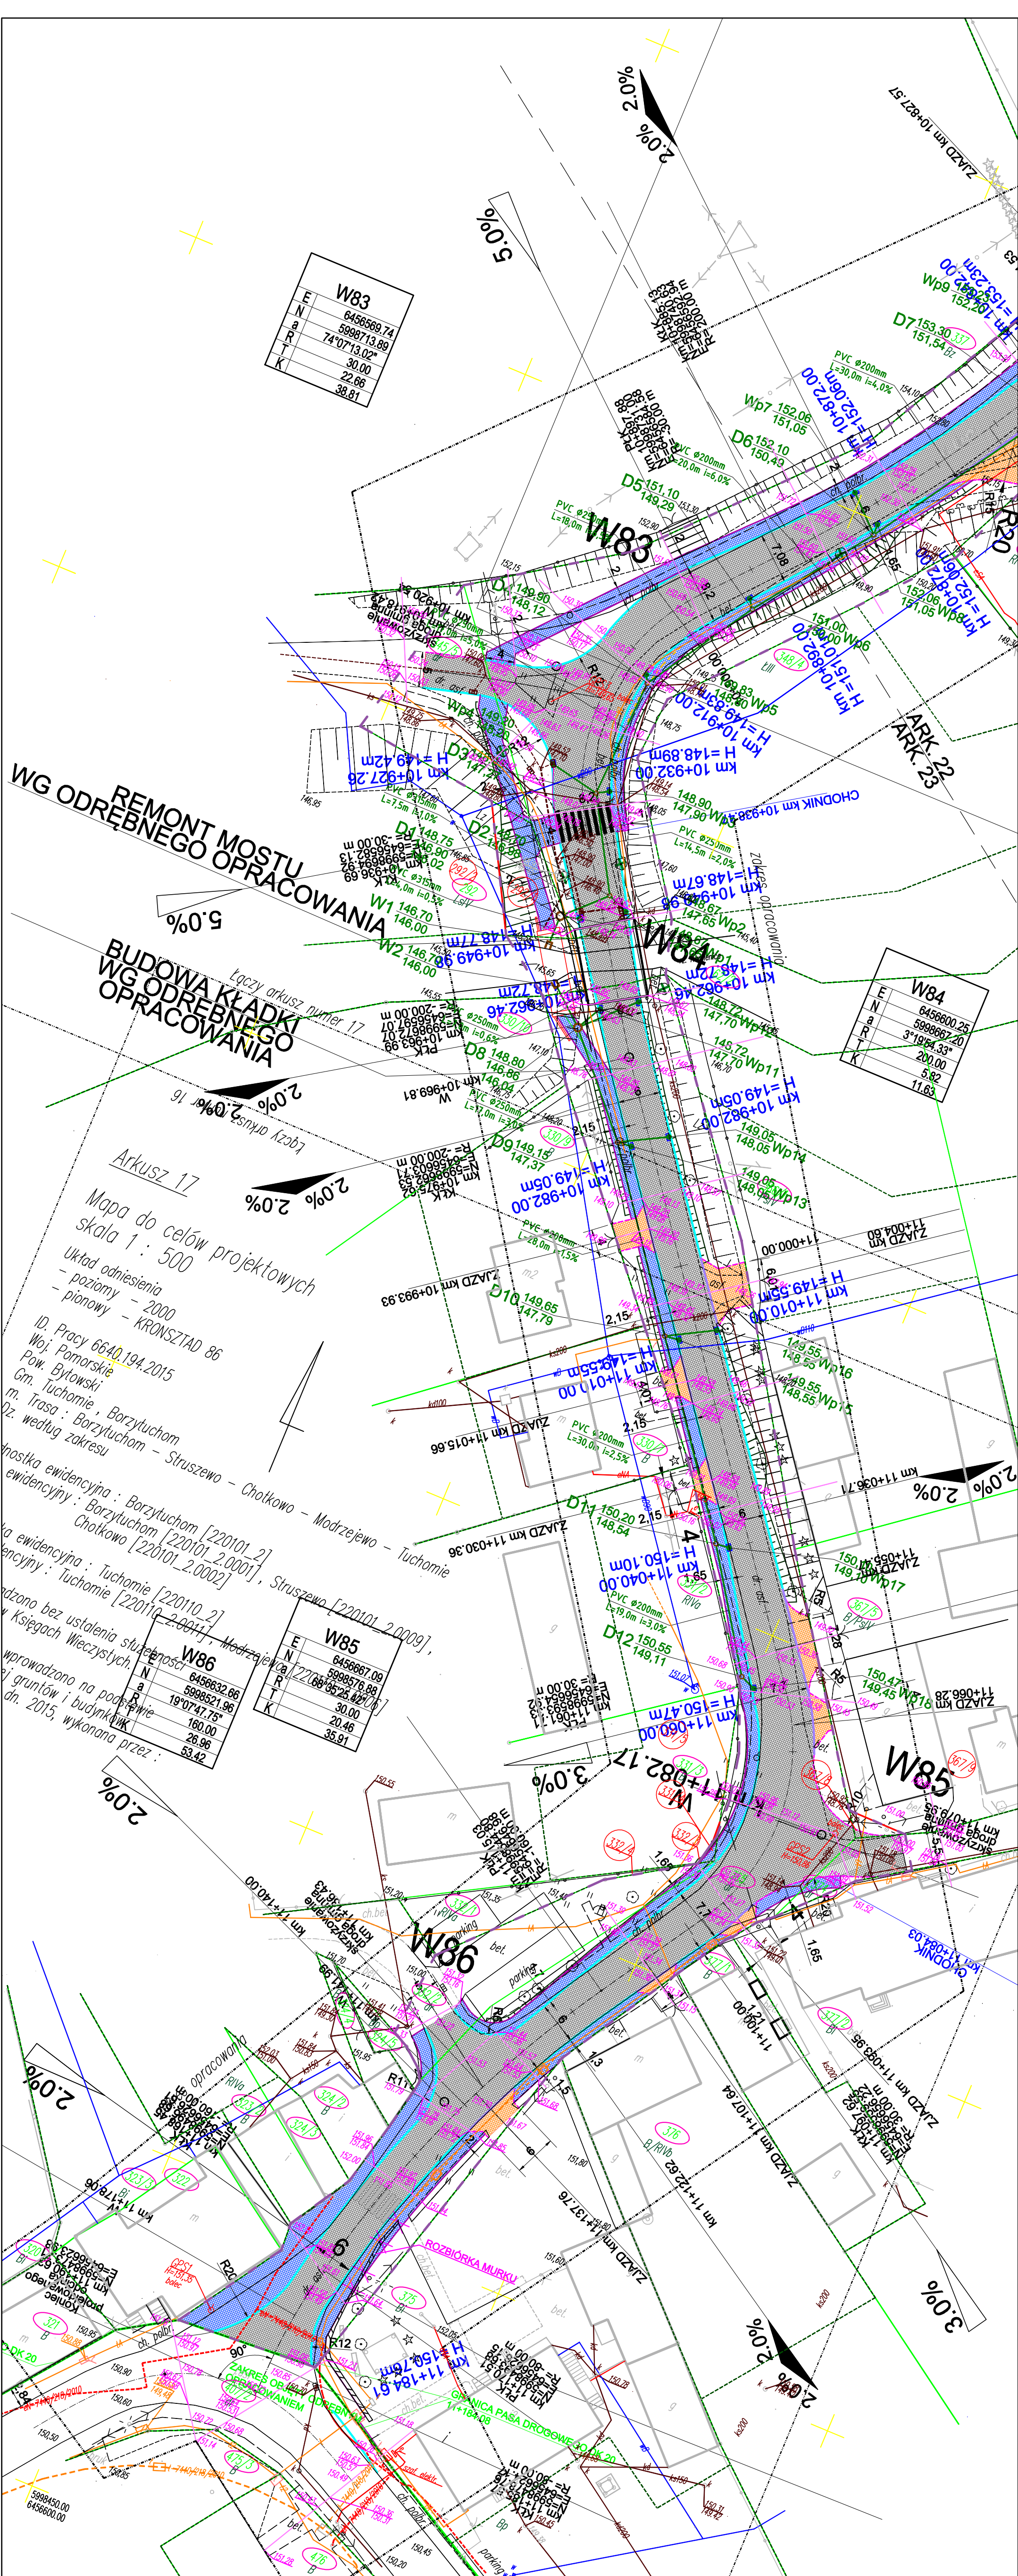

**PROJEKT ZAGOSPODAROWANIA TERENU**  
 RYS. 2.23  
 Skala 1:500

Projekt został wykonany na kopii lekoryzacji mapy do celów projektowych przyjętej do zaszeregowania i kategoryzacji prowadzonego przez Starostę Bydgoskiego pod nr P.2201.2015.1759 w dniu 28.10.2015 r.

**LEGENDA**  
 BRANŻA DROGOWA  
 - jezdnia bitumiczna  
 - chodnik z kostki betonowej  
 - zjazdy, parkingi z kostki betonowej  
 - zatoki z kostki betonowej  
 - opaska z kostki kamiennej  
 - przepust  
 - obrzeże betonowe  
 - krawężnik wsłający  
 - krawężnik najładzowy 15x22  
 - oponnik 12x25  
 - ścieka przykrawężnikowy z kostki  
 - krawężnik drogi  
 - teren niezdający dla realizacji inwestycji drogowej

**BRANŻA ELEKTRYCZNA**  
 - projektowane skłapy  
 - rozbiórka istniejącego chodnika  
 - rozbiórka istniejącego murku  
 - rozbiórka istniejącej jezdni  
 - wznika drzew

**BRANŻA SANITARNA**  
 - projektowana kanalizacja deszczowa  
 - proj. wpust deszczowy przyłączony do kanalizacji deszczowej  
 - proj. studnia kanalizacji deszczowej

**BRANŻA TELETECHNICZNA**  
 - oznaczenia kanałizacji kablowej

**PLAN ZAGOSPODAROWANIA TERENU**  
 Przebudowa drogi powiatowej nr 1767G Borzytuchoń - Tuchomie

Projekcja: - branża drogowa:	Pr. opr. PDM/14/P/00015	Podpis
mgr inż. Marek Rybarczyk	Pr. opr. PDM/14/P/00015	Podpis
Sprzedaż: branża drogowa:	Pr. opr. PDM/14/P/00015	Podpis
mgr inż. Marek Rybarczyk	Pr. opr. PDM/14/P/00015	Podpis
Projekcja: - branża sanitarna:	Pr. opr. PDM/14/P/00015	Podpis
mgr inż. Jan Urban	Pr. opr. PDM/14/P/00015	Podpis
Projekcja: - branża elektryczna:	Pr. opr. PDM/14/P/00015	Podpis
mgr inż. Barbara Dąbelski	Pr. opr. PDM/14/P/00015	Podpis
Sprzedaż: branża elektryczna:	Pr. opr. PDM/14/P/00015	Podpis
mgr inż. Jan Urban	Pr. opr. PDM/14/P/00015	Podpis
Projekcja: - branża teletechniczna:	Pr. opr. PDM/14/P/00015	Podpis
mgr inż. Janusz Więczorski	Pr. opr. PDM/14/P/00015	Podpis
Sprzedaż: branża teletechniczna:	Pr. opr. PDM/14/P/00015	Podpis
mgr inż. Andrzej Domaradzki	Pr. opr. PDM/14/P/00015	Podpis
Sprzedaż: branża maszynowa:	Pr. opr. PDM/14/P/00015	Podpis
mgr inż. Ryszard Rudnik	Pr. opr. PDM/14/P/00015	Podpis
Data	11/2015	Skala
	1:500	Nr rysunku
		2.23